


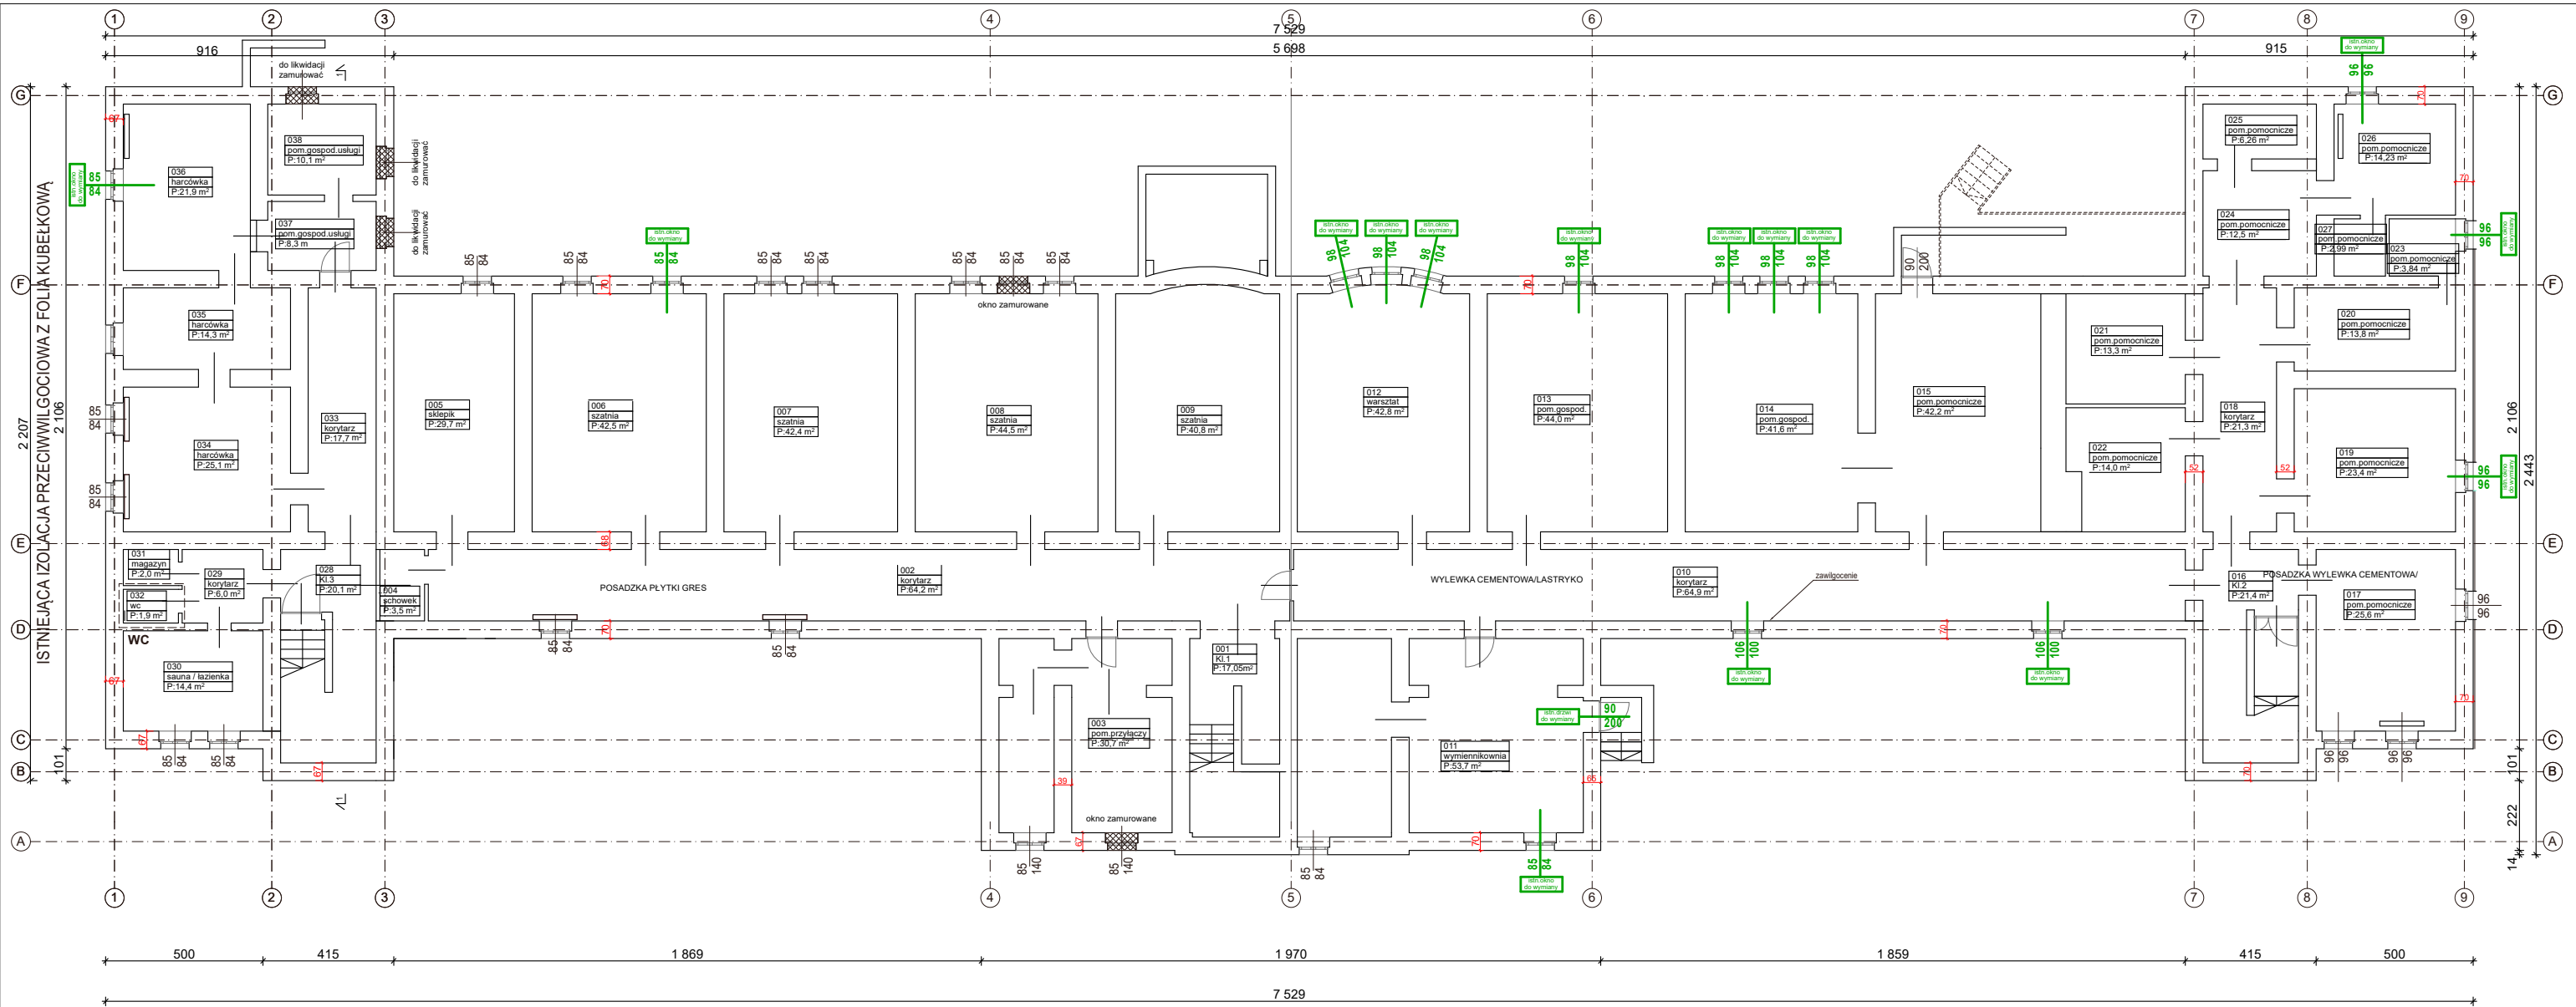


Ełbląg - zestawienie pomieszczeń - piwnica			
Kondygnacja	Numer pomieszczenia	Nazwa pomieszczenia	Powierzchnia
piwnica	001	Kł.1	17,0
	002	korytarz	64,2
	003	pom.przylączy	30,7
	004	schowek	3,5
	005	sklepik	29,7
	006	szatnia	42,5
	007	szatnia	42,4
	008	szatnia	44,5
	009	szatnia	40,8
	010	korytarz	64,9
	011	wymiennikownia	53,7
	012	warsztat	42,8
	013	pom.gospod.	44,0
	014	pom.gospod.	41,6
	015	pom.pomocnicze	42,2

016	Kł.2	21,4
017	pom.pomocnicze	25,6
018	korytarz	21,3
019	pom.pomocnicze	23,4
020	pom.pomocnicze	13,8
021	pom.pomocnicze	13,3
022	pom.pomocnicze	14,0
023	pom.pomocnicze	3,8
024	pom.pomocnicze	12,5
025	pom.pomocnicze	6,3
026	pom.pomocnicze	14,2
027	pom.pomocnicze	3,0
028	Kł.3	20,1
029	korytarz	6,0
030	sauna / łazienka	14,4

030	sauna / łazienka	14,4
031	magazyn	2,0
032	wc	1,9
033	korytarz	17,7
034	harcówka	25,1
035	harcówka	14,3
036	harcówka	21,9
037	pom.gospod.usług	8,3
038	pom.gospod.usług	10,1
		918,9 m2

- LEGENDA:**
- Istniejące
 - Ściany zewnętrzne iwewnętrzne istniejące
 - Ocieplenie ściany – istniejące styropian gr.10cm
 - uzupełnione wymiary
 - Kanały wentylacji grawitacyjnej

Uwagi:
1. Wszystkie wymiary i grubości ścian sprawdzić na budowie.
2. Wszystkie wymiary stolarki/ślusarki drzwiowej i okiennej sprawdzić na budowie.

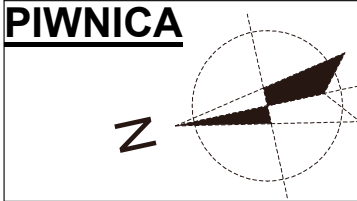

PIWNICA

JEDNOSTKA PROJEKTOWA:
ANOVA ARCHITEKTURA Sp. o.o.
40-612 Katowice tel. +48 720 848 338, +48 606 111 808
ul. Fabryczna 15 pok. 305
NIP: 954 276 53 53 www.anova.architektura.com.pl

NAZWA INWESTYCJI:
Termomodernizacja

INWESTOR:
Zespół Szkół Pijarskich
im.Św.Mikołaja
ul.Saperów 20
82-300 Elbląg

ADRES INWESTYCJI:
woj. warmińsko-mazurskie
powiat elbląski,
miejscowość Elbląg,
ul. Saperów 20, dz.nr.230

BRANŻA: ARCHITEKTURA FAZA: TERMOMODERNIZACJA

NAZWA RYSUNKU:
Rzut piwnic - aktualizacja 10.2024

SKALA: 1:200 DATA: 2024-10 NR RYSUNKU: A.02.Ka

PROJEKTANT:
mgr inż. arch. Aleksandra Nurek
nr upr. 405/01

AUTOR RYSUNKU:
mgr inż.arch. Michał Major

WSZELKIE PRAWA ZASTRZEŻONE