


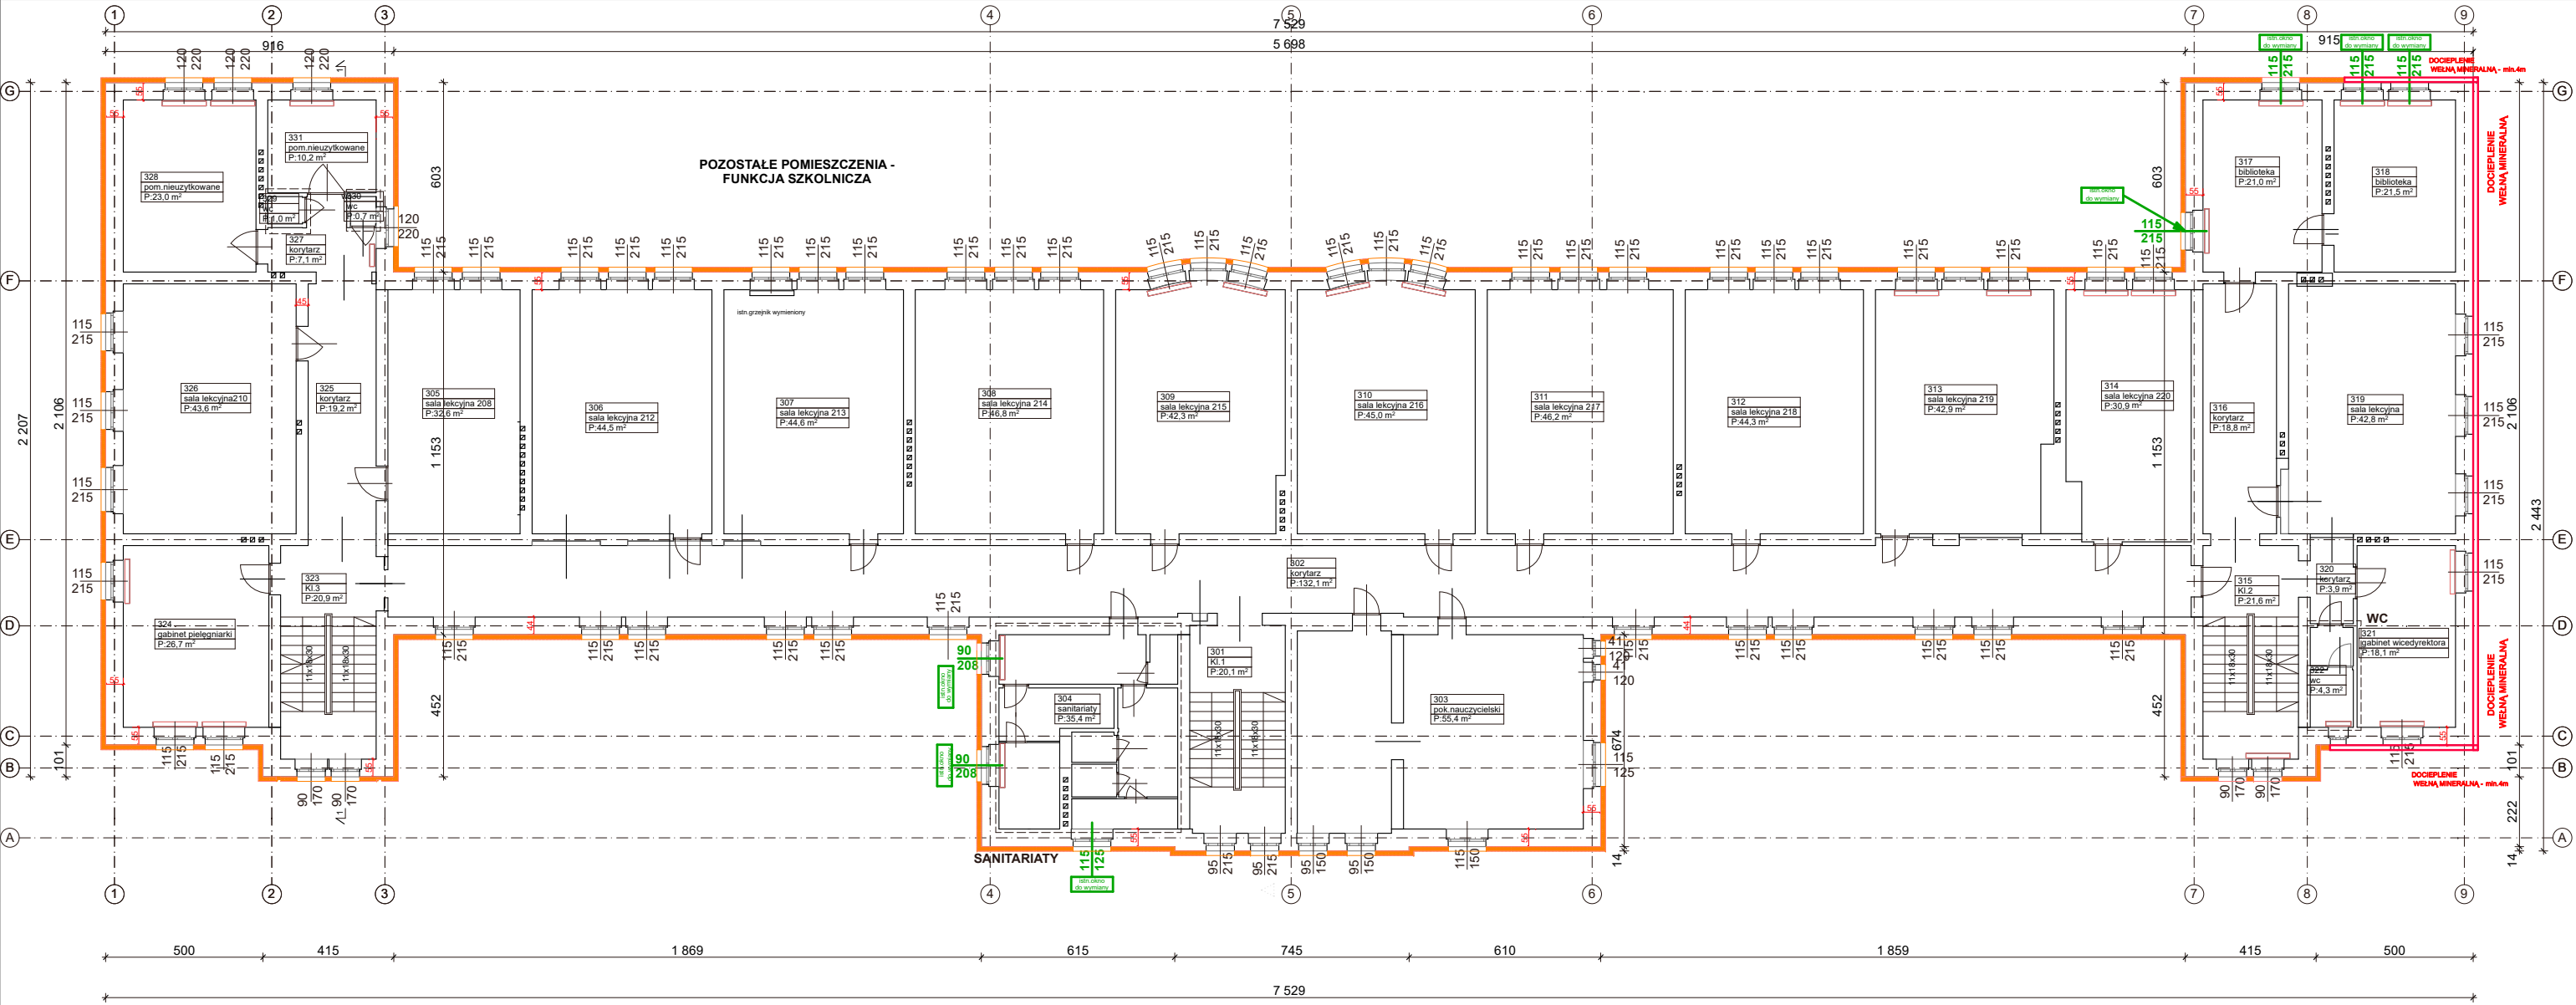

Elbląg - zestawienie pomieszczeń - piętro 2						
Kondygnacja	Numer pomieszczenia	Nazwa pomieszczenia	Powierzchnia			
2 piętro				316	korytarz	18,8
	301	Kl.1	20,1	317	biblioteka	21,0
	302	korytarz	132,1	318	biblioteka	21,5
	303	pok.nauczycielski	55,4	319	sala lekcyjna	42,8
	304	sanitariaty	35,4	320	korytarz	3,9
	305	sala lekcyjna 208	32,6	321	gabinet wicedyrektora	18,1
	306	sala lekcyjna 212	44,5	322	wc	4,3
	307	sala lekcyjna 213	44,6	323	Kl.3	20,9
	308	sala lekcyjna 214	46,8	324	gabinet pielęgniarki	26,7
	309	sala lekcyjna 215	42,3	325	korytarz	19,2
	310	sala lekcyjna 216	45,0	326	sala lekcyjna210	43,6
	311	sala lekcyjna 217	46,2	327	korytarz	7,1
	312	sala lekcyjna 218	44,3	328	pom.nieuzytkowane	23,0
	313	sala lekcyjna 219	42,9	329	wc	1,0
	314	sala lekcyjna 220	30,9	330	wc	0,7
	315	Kl.2	21,6	331	pom.nieuzytkowane	10,2
						967,5 m2

LEGENDA:

- Istniejące
Ściany zewnętrzne i wewnętrzne istniejące
Ocieplenie ściany – istniejące styropian gr.10cm
uzupełnione wymiary
Kanały wentylacji grawitacyjnej


Termomodernizacja
uzupełnienie ubytków / styropian 15cm 0,032
W/mK –ściana pld.– wełna mineralna 15cm 0,032
W/mK –grubość 15cm na kleju i kotkach / tynk silikatowy

Stolarka/ślusarka drzwiowa do wymiany

Stolarka/ślusarka okienna do wymiany

- Uwagi:
1. Wszystkie wymiary i grubości ścian sprawdzić na budowie.
2. Wszystkie wymiary stolarki/ślusarki drzwiowej i okiennej sprawdzić na budowie.

PIĘTRO 2

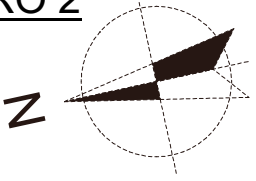

JEDNOSTKA PROJEKTOWA:
ANOVA ARCHITEKTURA Sp. o.o.
40-612 Katowice tel. +48 720 848 338, +48 606 111 808
ul. Fabryczna 15 pok. 305
NIP: 954 276 53 53 www.anova.architektura.com.pl

NAZWA INWESTYCJI:
Termomodernizacja

INWESTOR:
Zespół Szkół Piłarskich
im.Św.Mikołaja
ul.Saperów 20
82-300 Elbląg

ADRES INWESTYCJI:
woj. warmińsko-mazurskie
powiat elbląski,
miejscowość Elbląg,
ul. Saperów 20, dz.nr.230

BRANŻA: ARCHITEKTURA FAZA: TERMOMODERNIZACJA

NAZWA RYSUNKU:

Rzut piętra 2_- aktualizacja 10.2024

SKALA: 1:200 DATA: 2024-10 NR RYSUNKU: A.05.Ka

PROJEKTANT:
mgr inż. arch. Aleksandra Nurek
nr upr. 405/01

AUTOR RYSUNKU:
mgr inż.arch. Michał Major

WSZELKIE PRAWA ZASTRZEŻONE